


中国建筑西南设计研究院有限公司
CHINA SOUTHWEST ARCHITECTURAL DESIGN AND RESEARCH INSTITUTE CO., LTD.

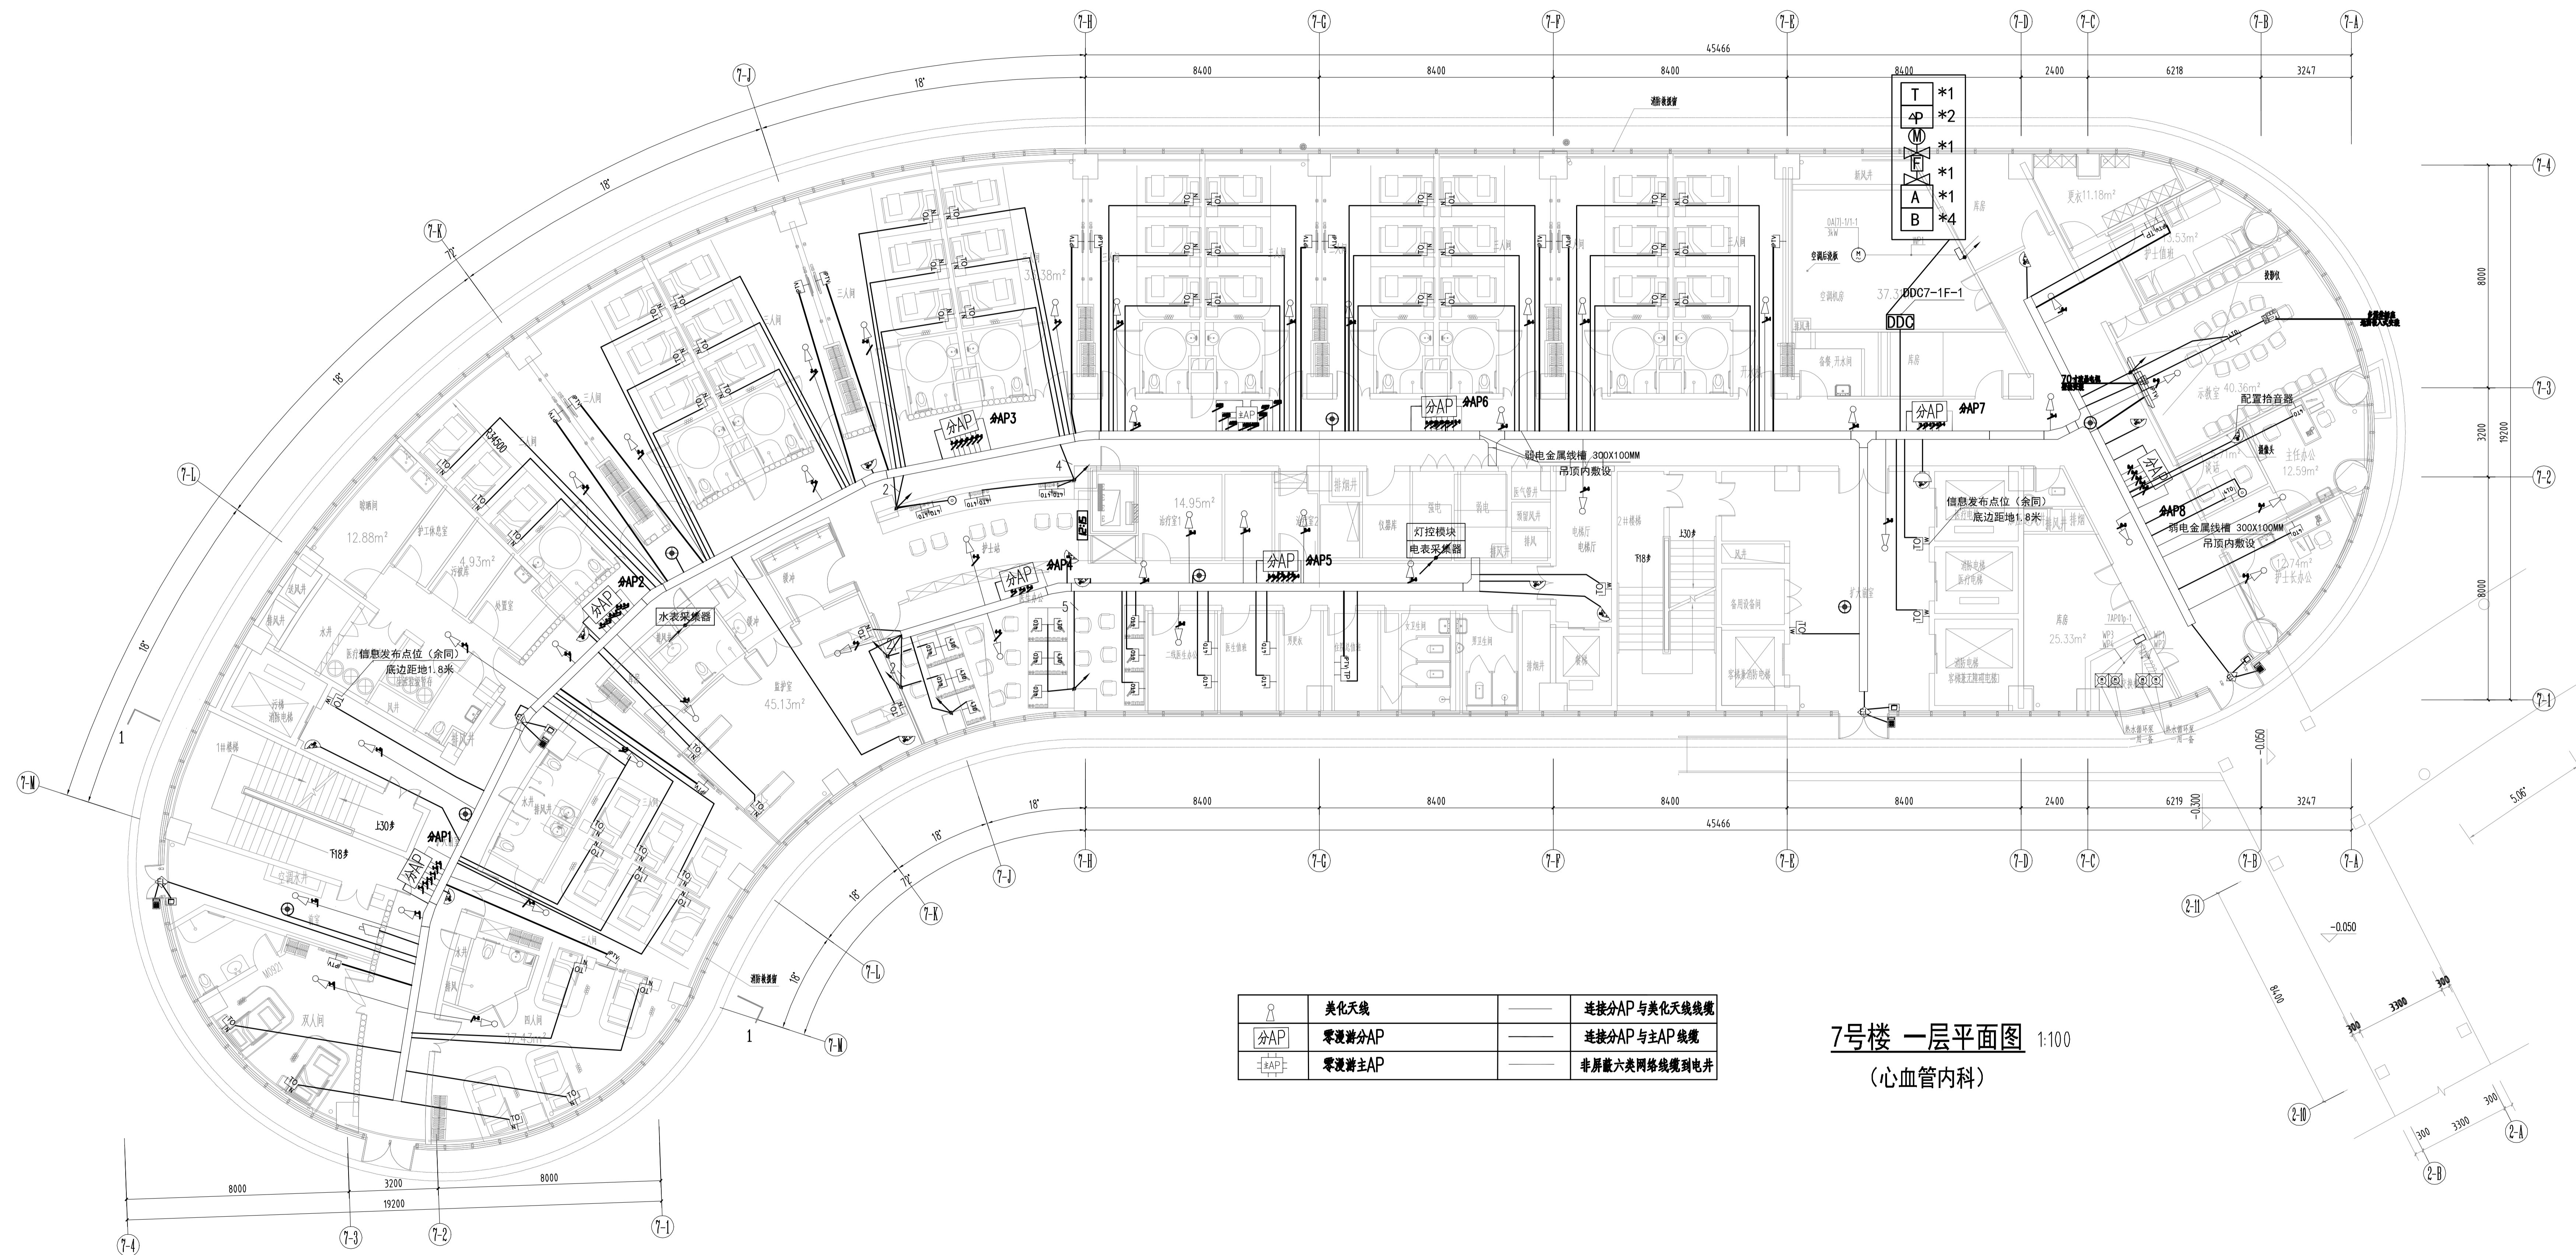

	美化天线		连接分AP与美化天线线缆
	零漫游分AP		连接分AP与主AP线缆
	零漫游主AP		非屏蔽六类网络线缆到电井

7号楼 一层平面图 1:100
(心血管内科)

建设单位: (CLIENT)	成都康城投资开发有限公司
设计项目名称: (PROJECT NAME)	上海国际广场 项目: 温江区人民医院搬迁项目
子项名称: (SUB PROJECT)	7号楼
图名: (DWG NAME)	7号楼 一层平面图
单位: (UNIT)	mm
比例: (SCALE)	1:100
设计负责人: (PROJECT LEADER)	唐伟
专业负责人: (DISCIPLINE CHIEF)	李艳雯
设计: (DESIGNED BY)	周海林
校核: (CHECKED BY)	周海林
审核: (APPROVED BY)	
设计项目编号: (PROJECT NO.)	16478-04
图别: (DWG TYPE)	弱电
图号: (DWG. NO.)	ES-M-02001
版本号: (VER.)	0
日期: (DATE)	2018年4月